


ИНВ.№ ПОДПИСЬ И ДАТА ВЗМ. ИНВ.№

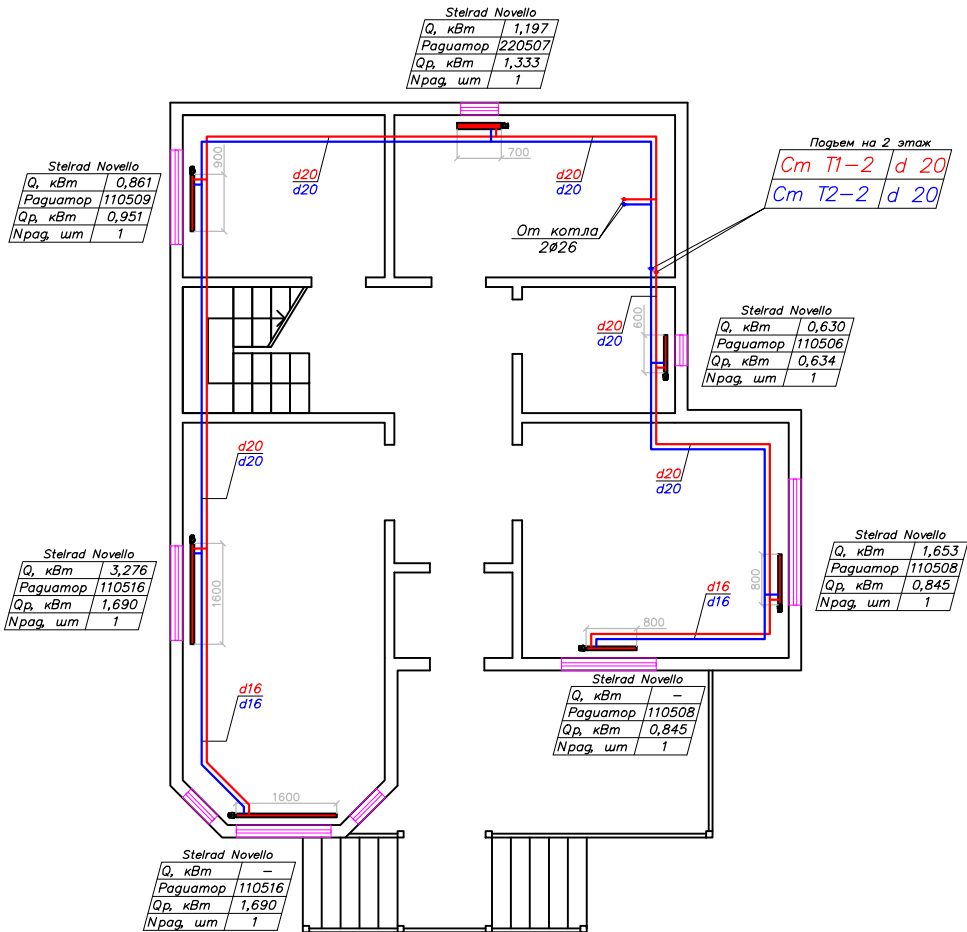


ПРИМЕЧАНИЯ:

1. Трубопроводы отнесены от стены условно.
2. Радиаторы стальные панельные с нижним подключением.
3. Уклон не менее 0,002 в сторону ввода.
4. Этот лист читать совместно с листами 0В 10, 11.
5. Магистральные трубопроводы прокладываются скрыто в полу на расстоянии не менее 150мм от наружных стен.

						2014.10/21-0В					
Изм.	Кол. зч.	Лист	№ док.	Подпись	Дата	Индивидуальный жилой дом					
ГВП											
Проверил									Стадия	Лист	Листов
Разработал									ПР	9	11
Исполнил									"ДЕРЕВЯНЫЧ"		
Н.контр						План 1 этажа коттеджа с сетями радиаторного отопления					

ИНВ.Н ПОДПИСЬ И ДАТА

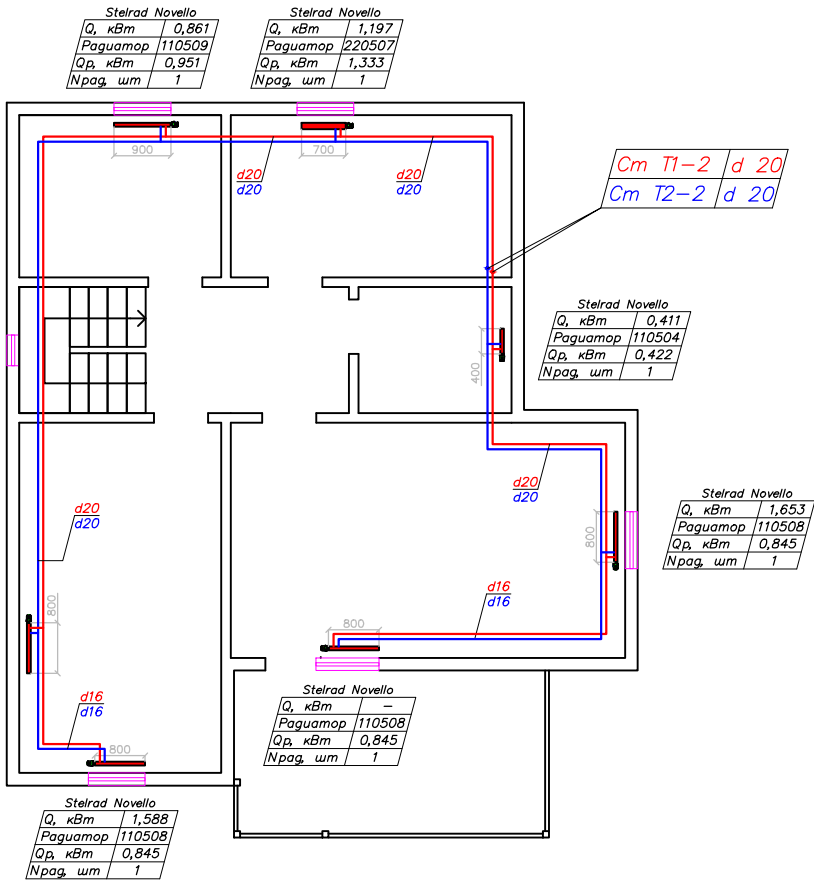

ПРИМЕЧАНИЯ:

1. Трубопроводы отнесены от стены условно.
2. Радиаторы стальные панельные с нижним подключением.
3. Уклон не менее 0,002 в сторону ввода.
4. Этот лист читать совместно с листами ОВ 9, 11.
5. Магистральные трубопроводы прокладываются скрыто в полу на расстоянии не менее 150мм от наружных стен.

						2014.10/21-ОВ			
Изм.	Кол. зч.	Лист	№ док.	Подпись	Дата				
ГВП						Индивидуальный жилой дом	Стадия	Лист	Листов
Проектировщик							ПР	10	11
Разработчик							"ДЕРЕВЯНЫЧ"		
Исполнитель						План 2 этажа коттеджа с сетями радиаторного отопления			
Начальник									