



ИНВ.№ подл. Подпись и дата. Взам. инв.№

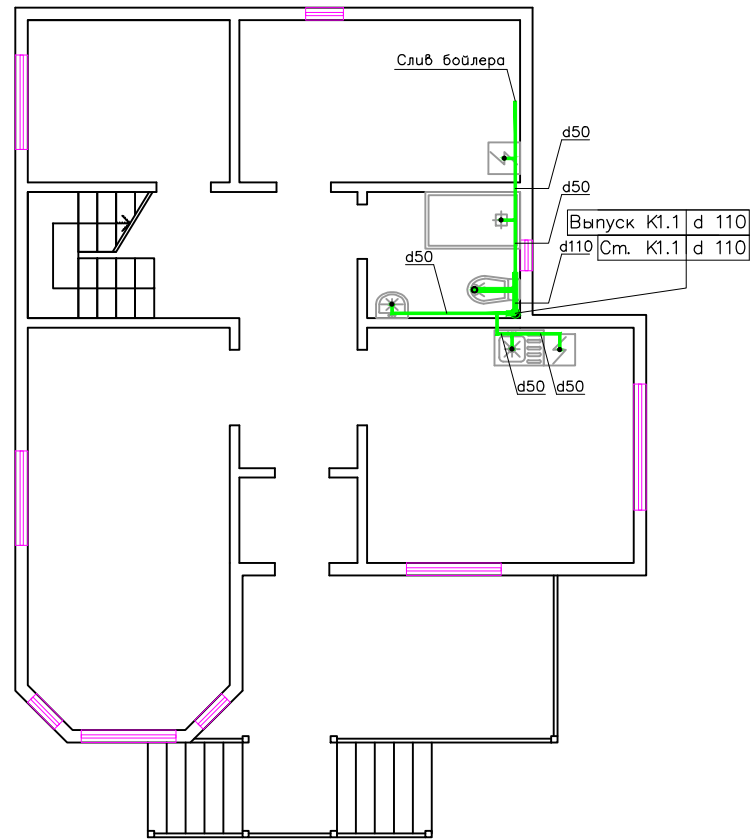

- ПРИМЕЧАНИЯ:**
1. Трубопроводы отнесены от стены условно.
 2. Уклон не менее 0,02 в сторону выпуска.
 3. Этот лист читать совместно с листами ВК 13, 14.
 4. Расположение канализационных стояков показано условно.

						2014.10/21-ВК			
Изм.	Кол. зч.	Лист	№ док.	Подпись	Дата	Индивидуальный жилой дом	Стадия	Лист	Листов
ГВП							ПР	12	14
Проектировал					22.10				
Разработал					22.10		План 1 этажа коттеджа с сетями системы канализации		
Исполнил									
Начектр						"ДЕРЕВЯНЫЧ"			

ИНВ.№ подл. Подпись и дата. Взам. инв.№

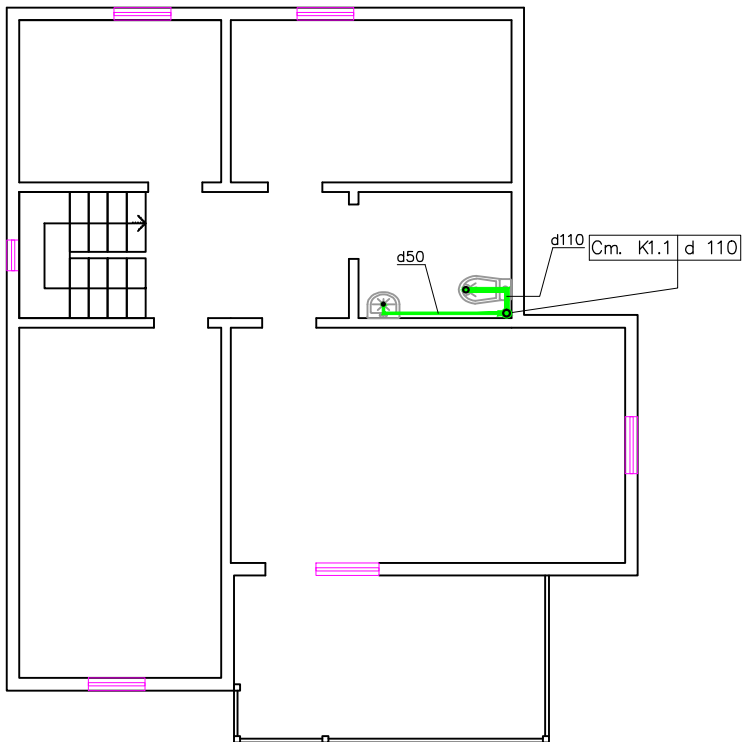

ПРИМЕЧАНИЯ:

1. Трубопроводы отнесены от стены условно.
2. Уклон не менее 0,02 в сторону выпуска.
3. Этот лист читать совместно с листами ВК 12, 14.
4. Расположение канализационных стояков показано условно.

						2014.10/21-ВК			
Изм.	Кол. эч.	Лист	№ док.	Подпись	Дата	Индивидуальный жилой дом	Стадия	Лист	Листов
ГВП							ПР	13	14
Проектировщик							План 2 этажа коттеджа с сетями системы канализации		
Разработчик									
Исполнитель									
Инженер						"ДЕРЕВЯНЫЧ"			