


ИНВ.№ Подпись и дата Взам. инв.№

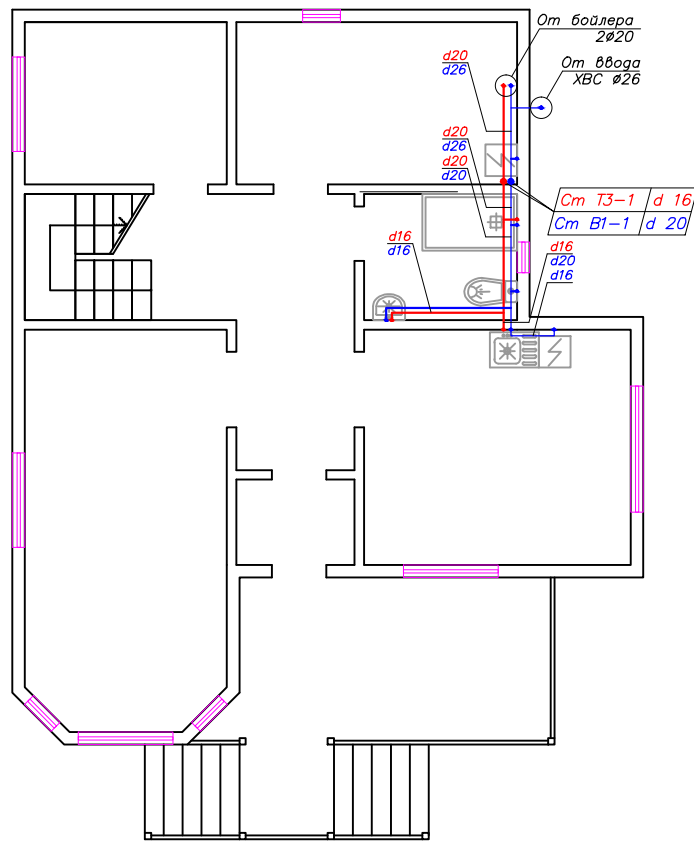


ПРИМЕЧАНИЯ:

1. Трубопроводы отнесены от стены условно.
2. Уклон не менее 0,002 в сторону ввода.
3. Этот лист читать совместно с листами ВК 10, 11.
4. Расположение стояков ХВС и ГВС показано условно.
5. Подводки (d 16 мм) к сантехническим приборам на планах показаны условно.
6. Магистральные трубопроводы прокладываются скрыто.

						2014.10/21-ВК					
Изм.	Кол. зч.	Лист	№ док.	Подпись	Дата	Индивидуальный жилой дом			Стадия	Лист	Листов
ГВП									Пр	9	14
Проектировщик									"ДЕРЕВЯНЫЧ"		
Разработчик											
Исполнитель											
Инженер						План 1 этажа коттеджа с сетями системы водоснабжения					

ИНВ.№ ПОДЛ. Подпись и дата. Взам. инв.№

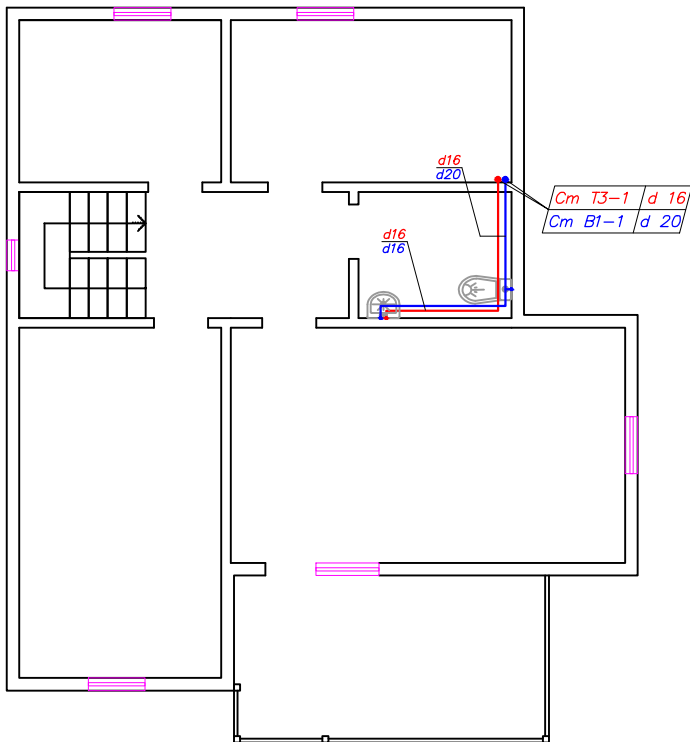

ПРИМЕЧАНИЯ:

1. Трубопроводы отнесены от стены условно.
2. Уклон не менее 0,002 в сторону ввода.
3. Этот лист читать совместно с листами ВК 9, 11.
4. Расположение стояков ХВС и ГВС показано условно.
5. Подводки (d 16 мм) к сантехническим приборам на планах показаны условно.
6. Магистральные трубопроводы прокладываются скрыто.

						2014.10/21-ВК					
Изм.	Кол. зч.	Лист	№ док.	Подпись	Дата	Индивидуальный жилой дом			Стадия	Лист	Листов
ГВП									Пр	10	14
Проверил						План 2 этажа коттеджа с сетями системы водоснабжения			"ДЕРЕВЯНЫЧ"		
Разработал											
Исполнил											
Начинт											